


Широта 56°16'55"N (56.281927)
Долгота 44°4'48"E (44.080065)


Схема расположения оборудования
на плане местности

Ситуационный план

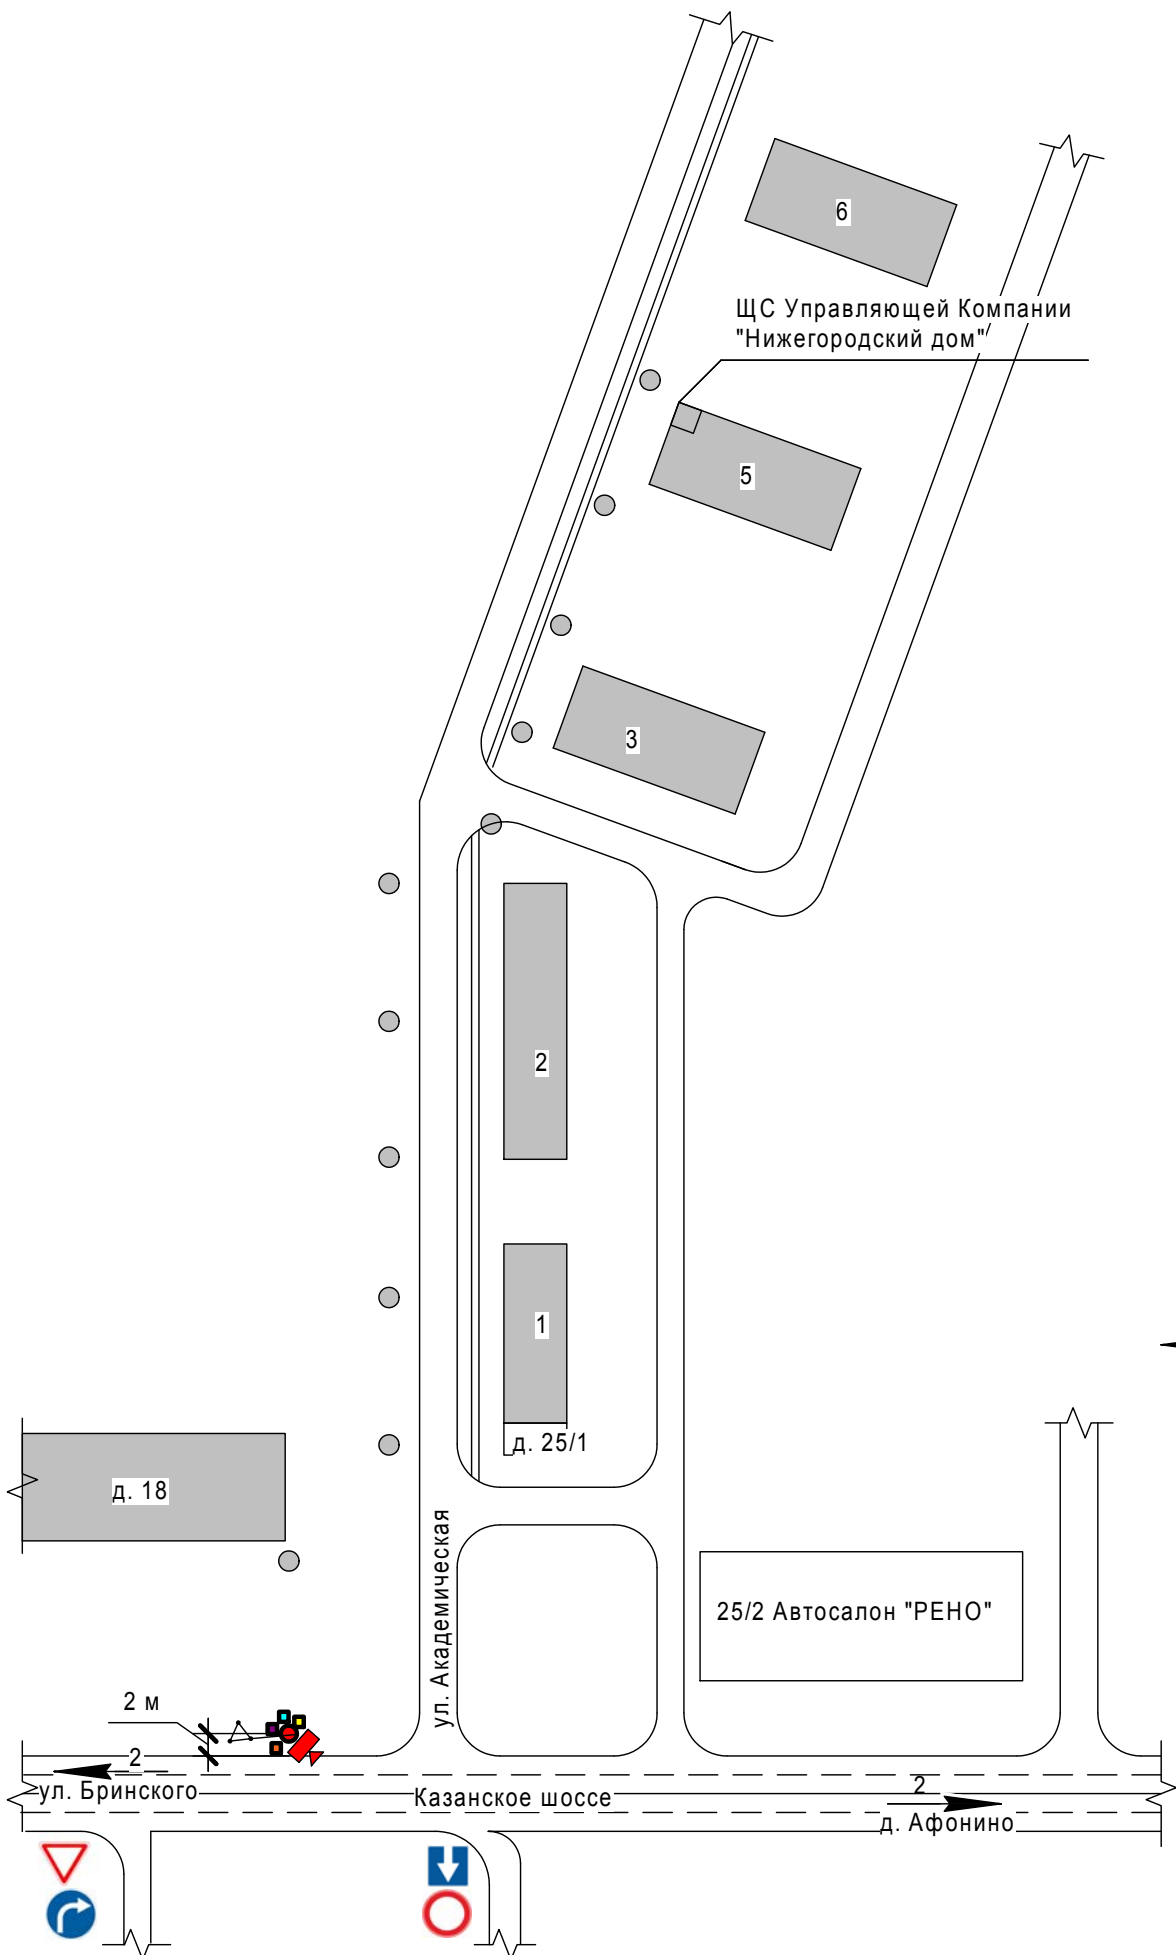

Условные обозначения:

- -опора электрических сетей (существующая)
- ◀ -комплекс фотовидеофиксации нарушений ПДД "VOCORD" (4-х полосный проектируемый)
- ← 2 -направление и количество полос движения
- -технологический шкаф ВРУ (проектируемый)
- -термошкаф (проектируемый)
- -шкаф ШТК
- -коммутационный термошкаф (проектируемый)
- -опора проектируемая

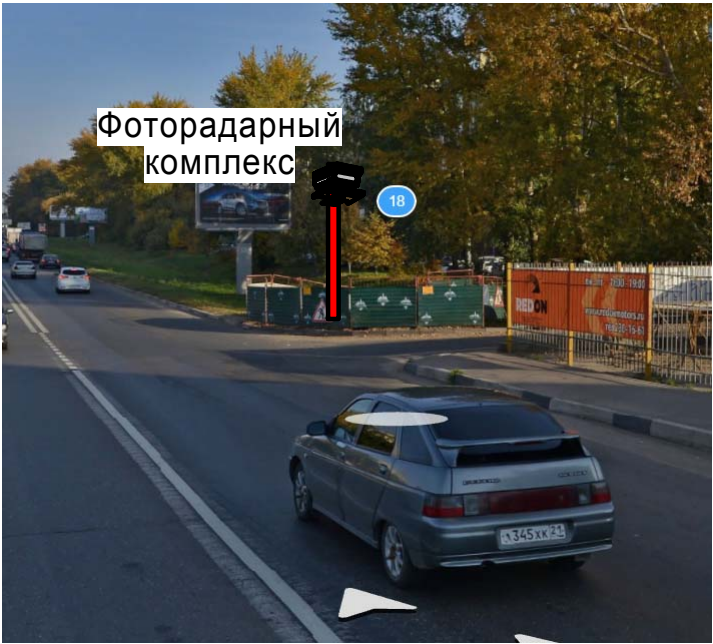

						1385-11.16-Р.43		
						Развитие системы автоматической фиксации нарушений правил дорожного движения с использованием средств фотовидеофиксации в Нижегородской области		
Изм.	Коллч.	Лист	№ док.	Умодп.	Дата	г. Н. Новгород, Казанское шоссе, в районе д. 25 (автосалон РЕНО), встречное направление от ул. Богдановича	Стадия	Лист
Разработал	Клудкова	М.И.	04.16					
Нач. отд.	Волков	В.В.	04.16					
Гл. инженер	Гарипов	В.В.	04.16					1
Руковод. проекта	Лучко	В.В.	04.16					
						Схема расположения оборудования на плане местности		